


白馬長野有料道路管理事務所

日高トンネル L=1,137m


日高トンネル換気設備点検整備
 ジェットファン分解点検 2台
 (φ1030mm・26m³/min-30kw)

標準横断面

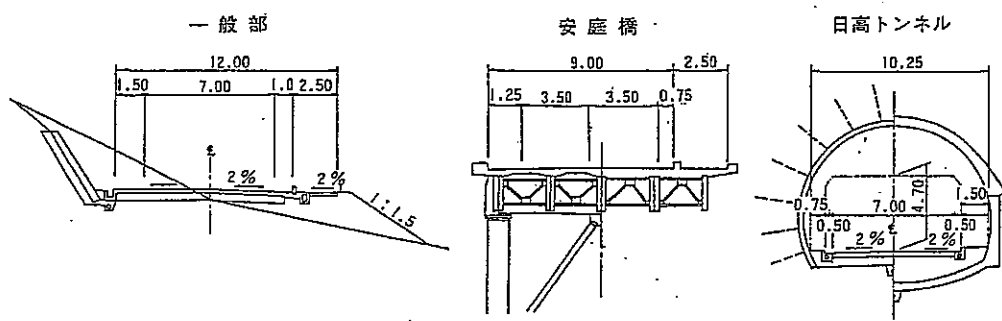

実施図


平成18年度 白馬長野有料道路 換気設備点検整備工事	
一般図	縮尺 Free
(主) 長野大町線	
図面番号 3葉中之2	

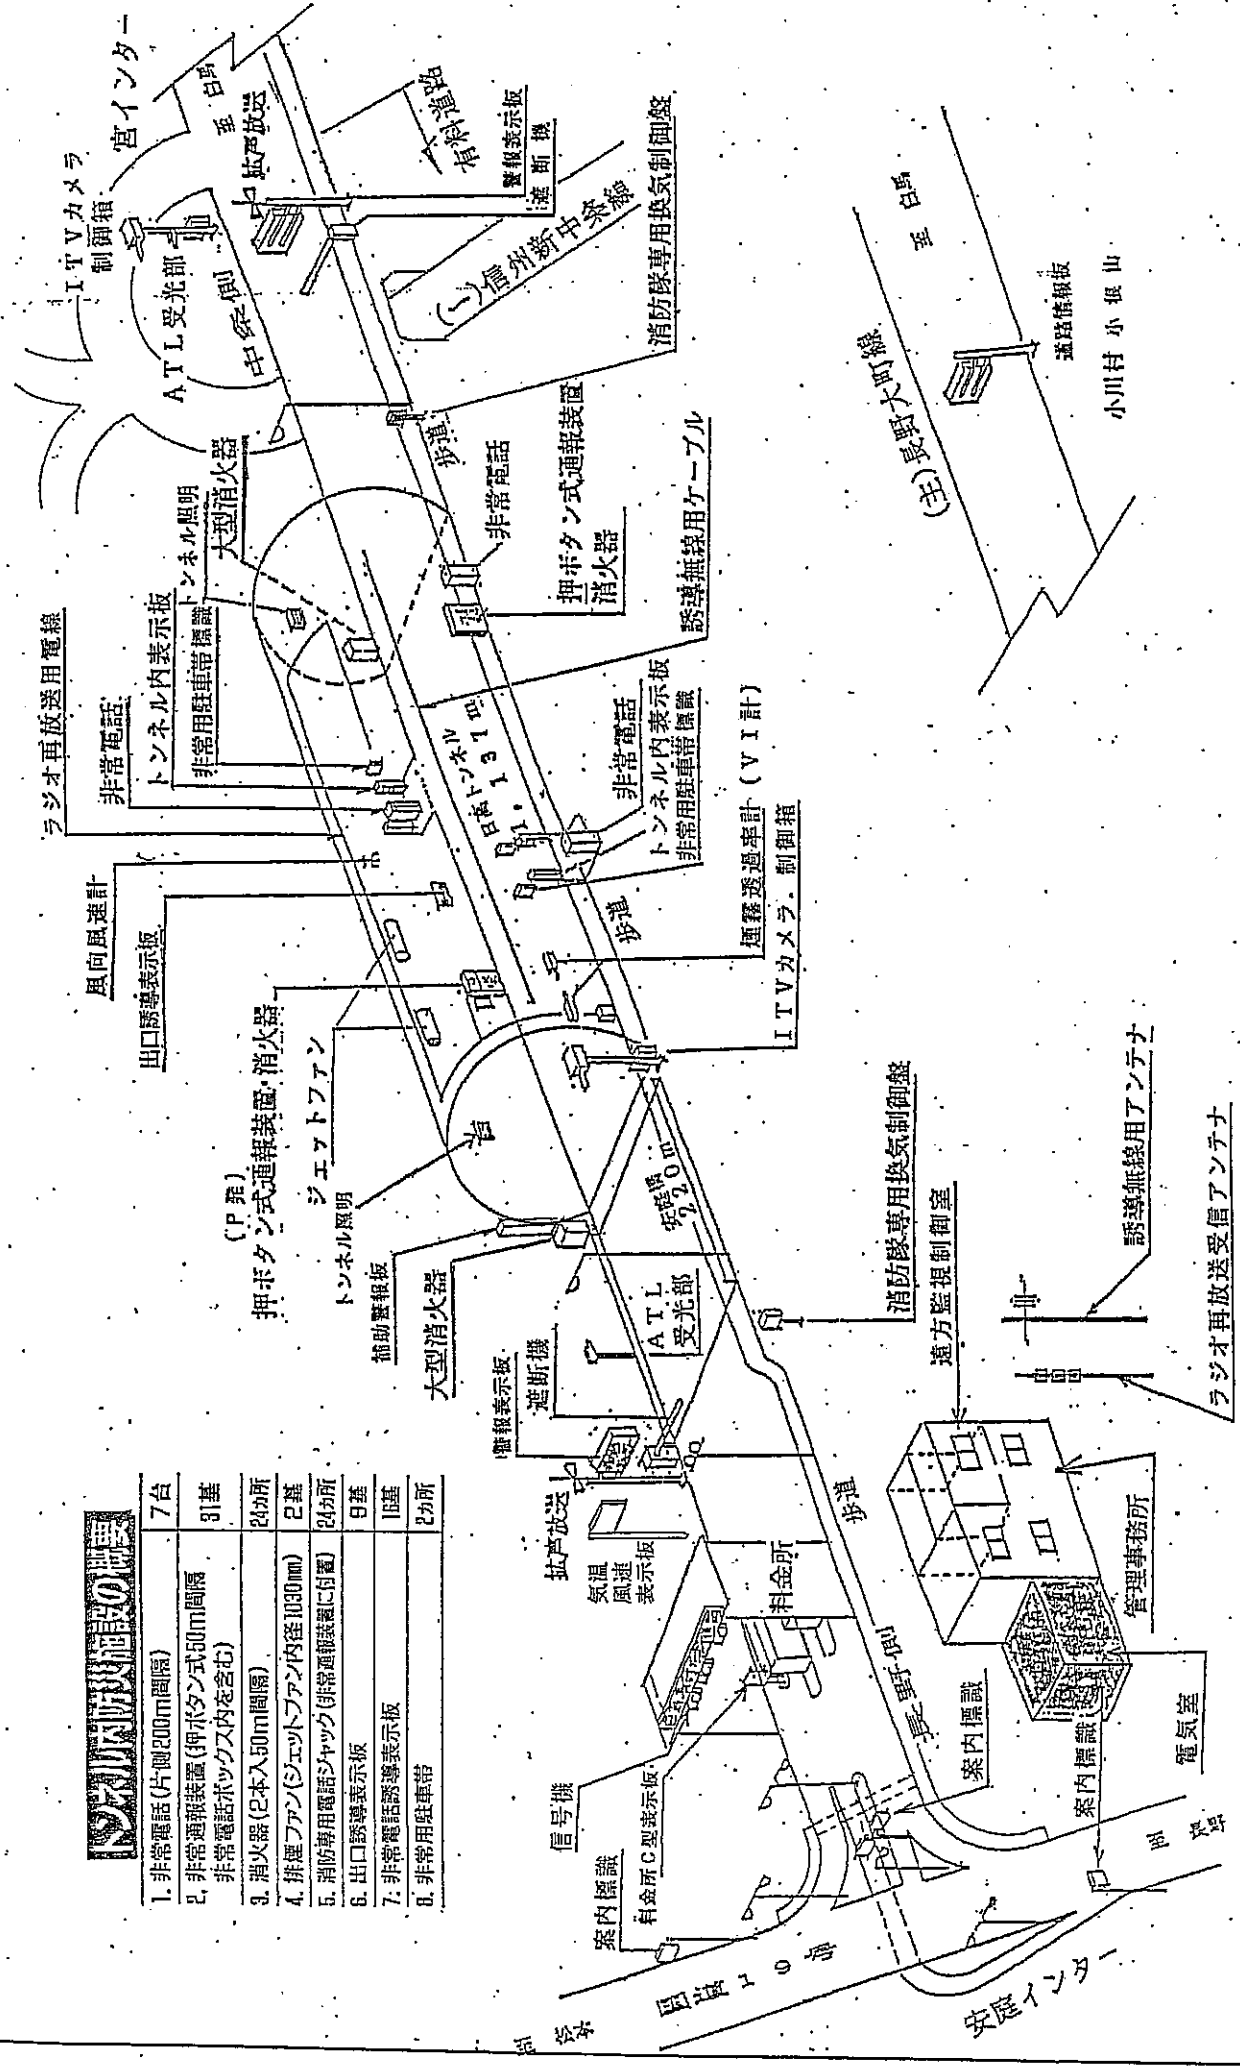

トンネル施設概要

1. 非常電話(片側200m間隔)	7台
2. 非常通報装置(押ボタン式50m間隔)	31基
3. 非常電話ボックス(内を含む)	24所
4. 排煙ファン(シヤットファン内径1030mm)	2基
5. 消防専用電話シャック(非常通報装置に付)	24所
6. 出口誘導表示板	8基
7. 非常電話誘導表示板	1基
8. 非常用駐車帯	2カ所

日高トンネル防災設備配置図

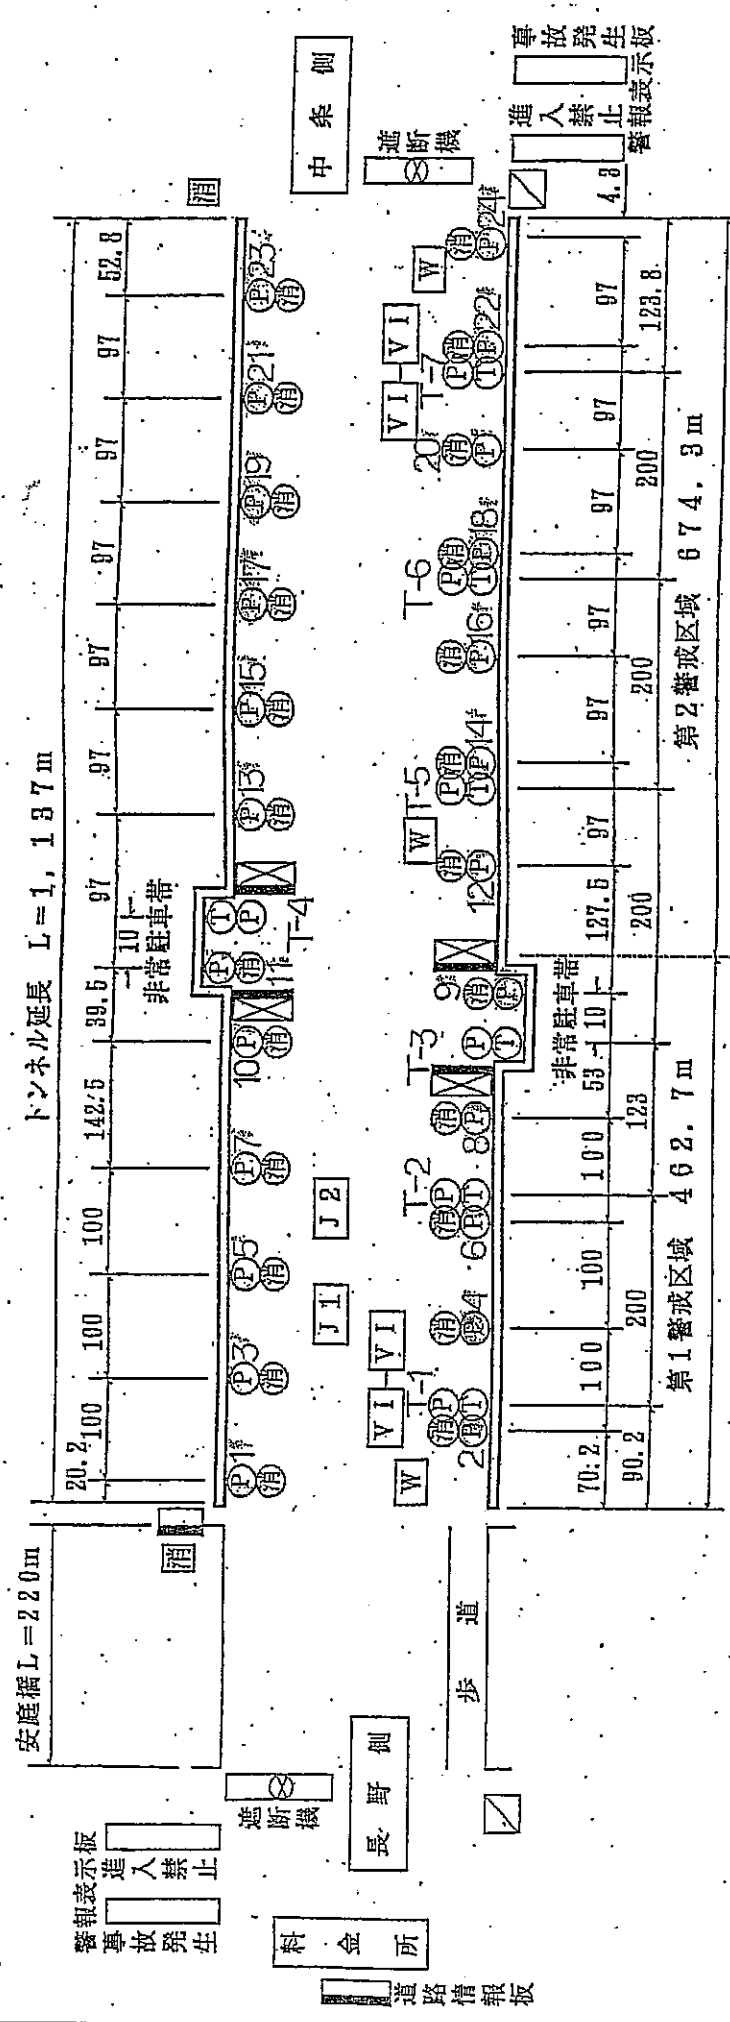

安庭橋 L=220m	20.2	100	100	100	142.5	99.5	97	97	97	97	97	52.8
トンネル延長 L=1,137m												
第1警戒区域 462.7m	70.2	100	100	100	127.5	97	97	97	97	200	123.8	
第2警戒区域 674.3m	90.2	200	123	200	200	200	200	200	200	200	123.8	

凡例	非常通報装置	非常電話機	大型消火器	トンネル内表示板	煙霧透過率計
	消火器	排煙ファン	消防隊換気制御室	補助警報表示板	風向風速計

実施図

平成18年度 白馬長野有料道路	
換気設備点検整備工事	
日高トンネル設備図	縮尺 Free
(主) 長野大町線	
図面番号 3 葉中之 3	