



位置図 志賀中野有料道路



七瀬連続ボックス

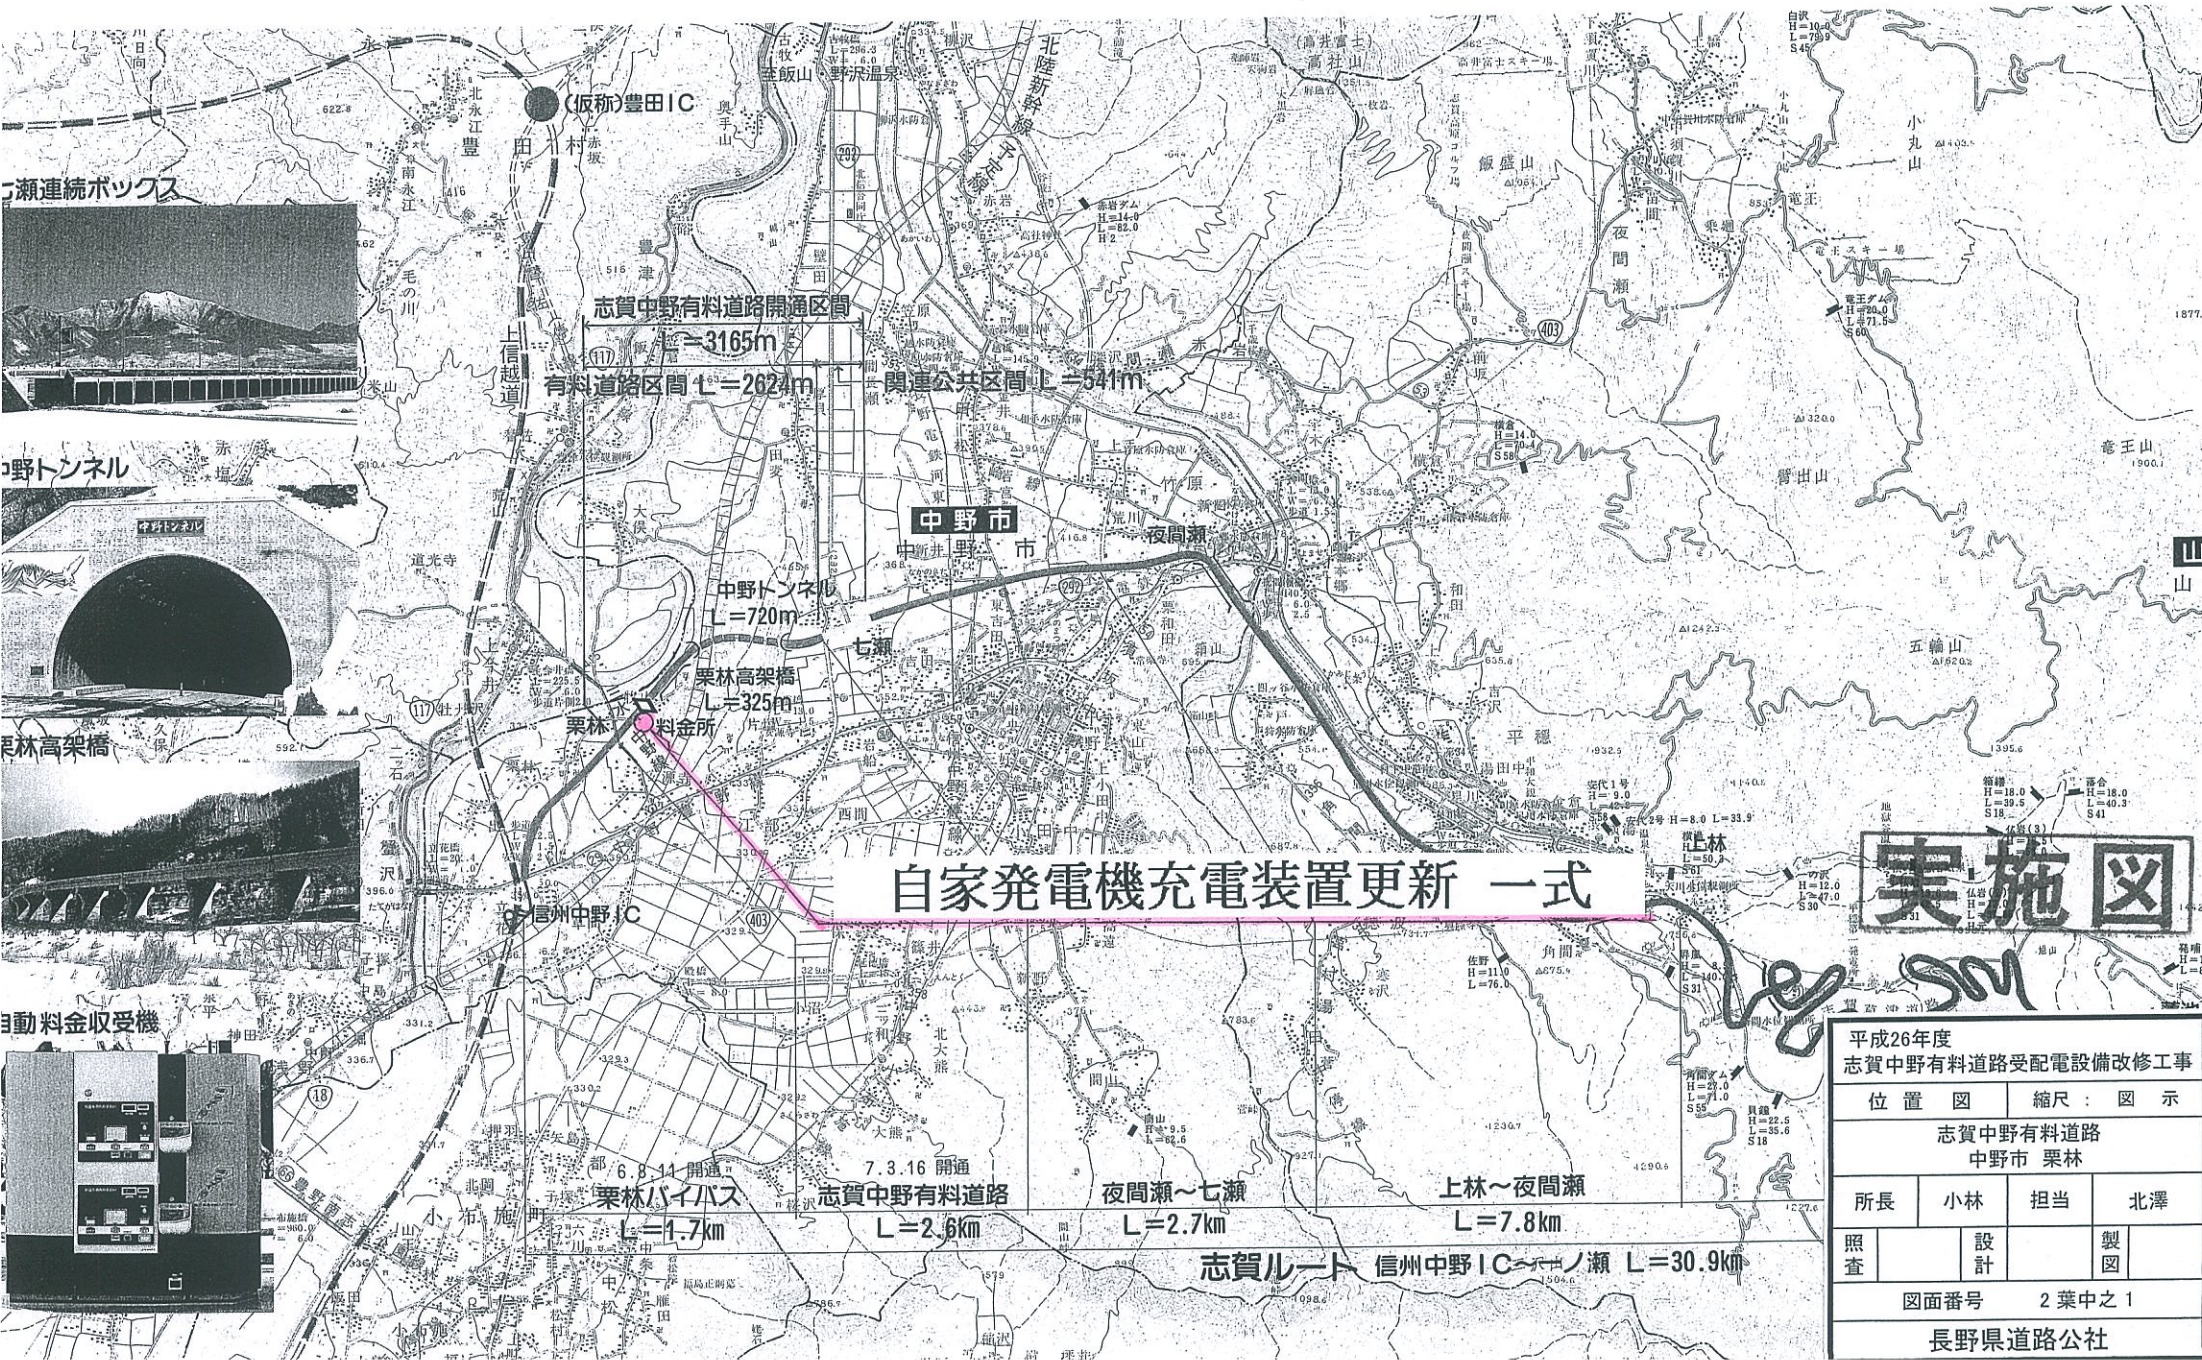


中野トンネル

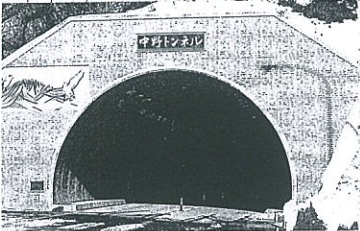

栗林高架橋




自動料金収受機

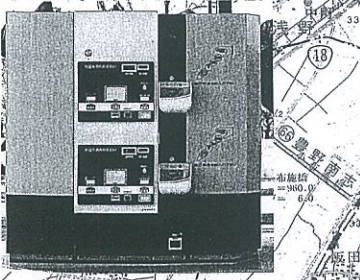

自家発電機充電装置更新 一式

実施図

平成26年度 志賀中野有料道路受配電設備改修工事			
位 置 図		縮 尺 : 図 示	
志賀中野有料道路 中野市 栗林			
所長	小林	担当	北澤
照査	設計	製図	
図面番号		2 葉中之 1	
長野県道路公社			

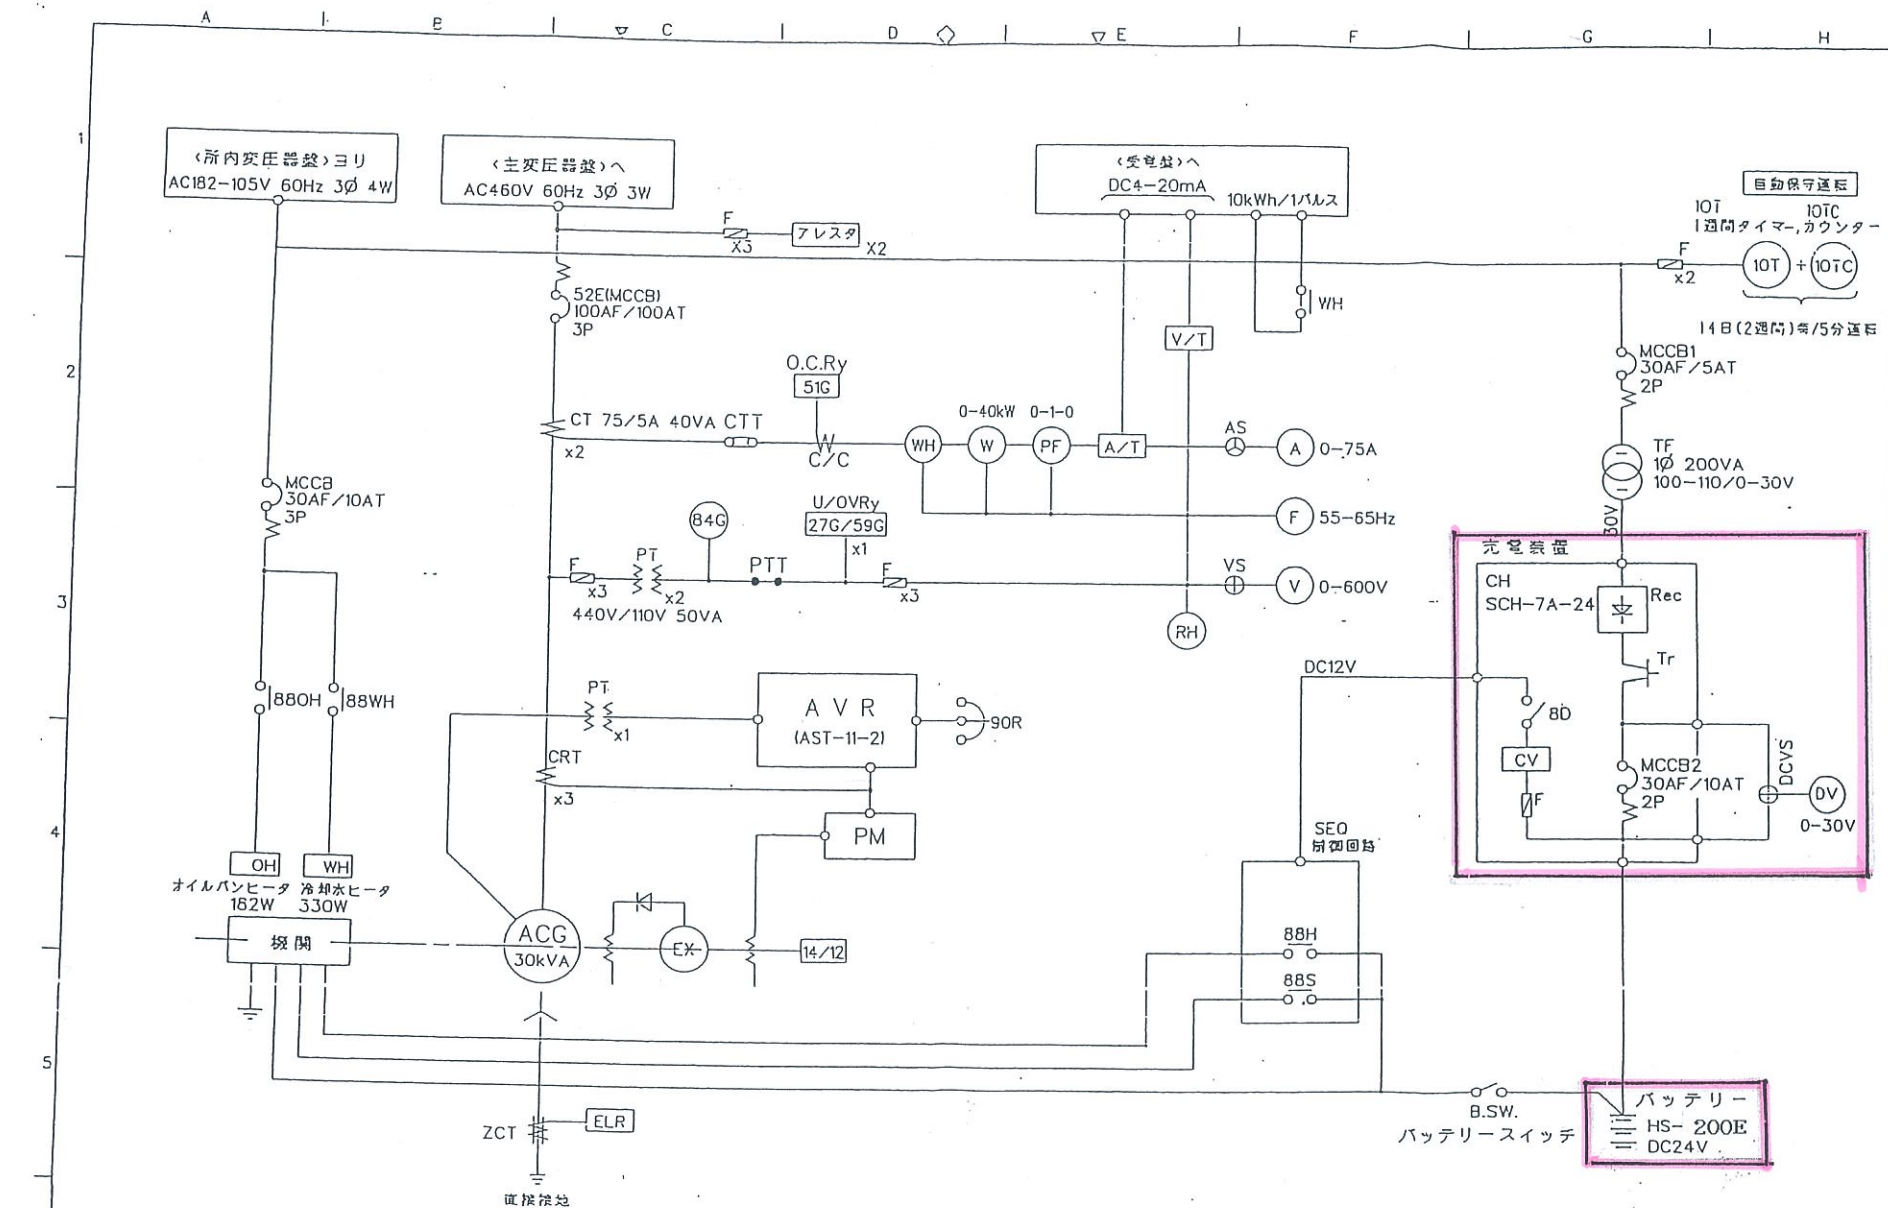

Revisions	Date		Name		Fujii Electric Co., Ltd.	Title	Ref. Dwg. No.	SWR403450	01
	Drawn		自井						
	Checked								